



PLANTA PRIMER NIVEL - BLOQUE B  
ESC: 1/50

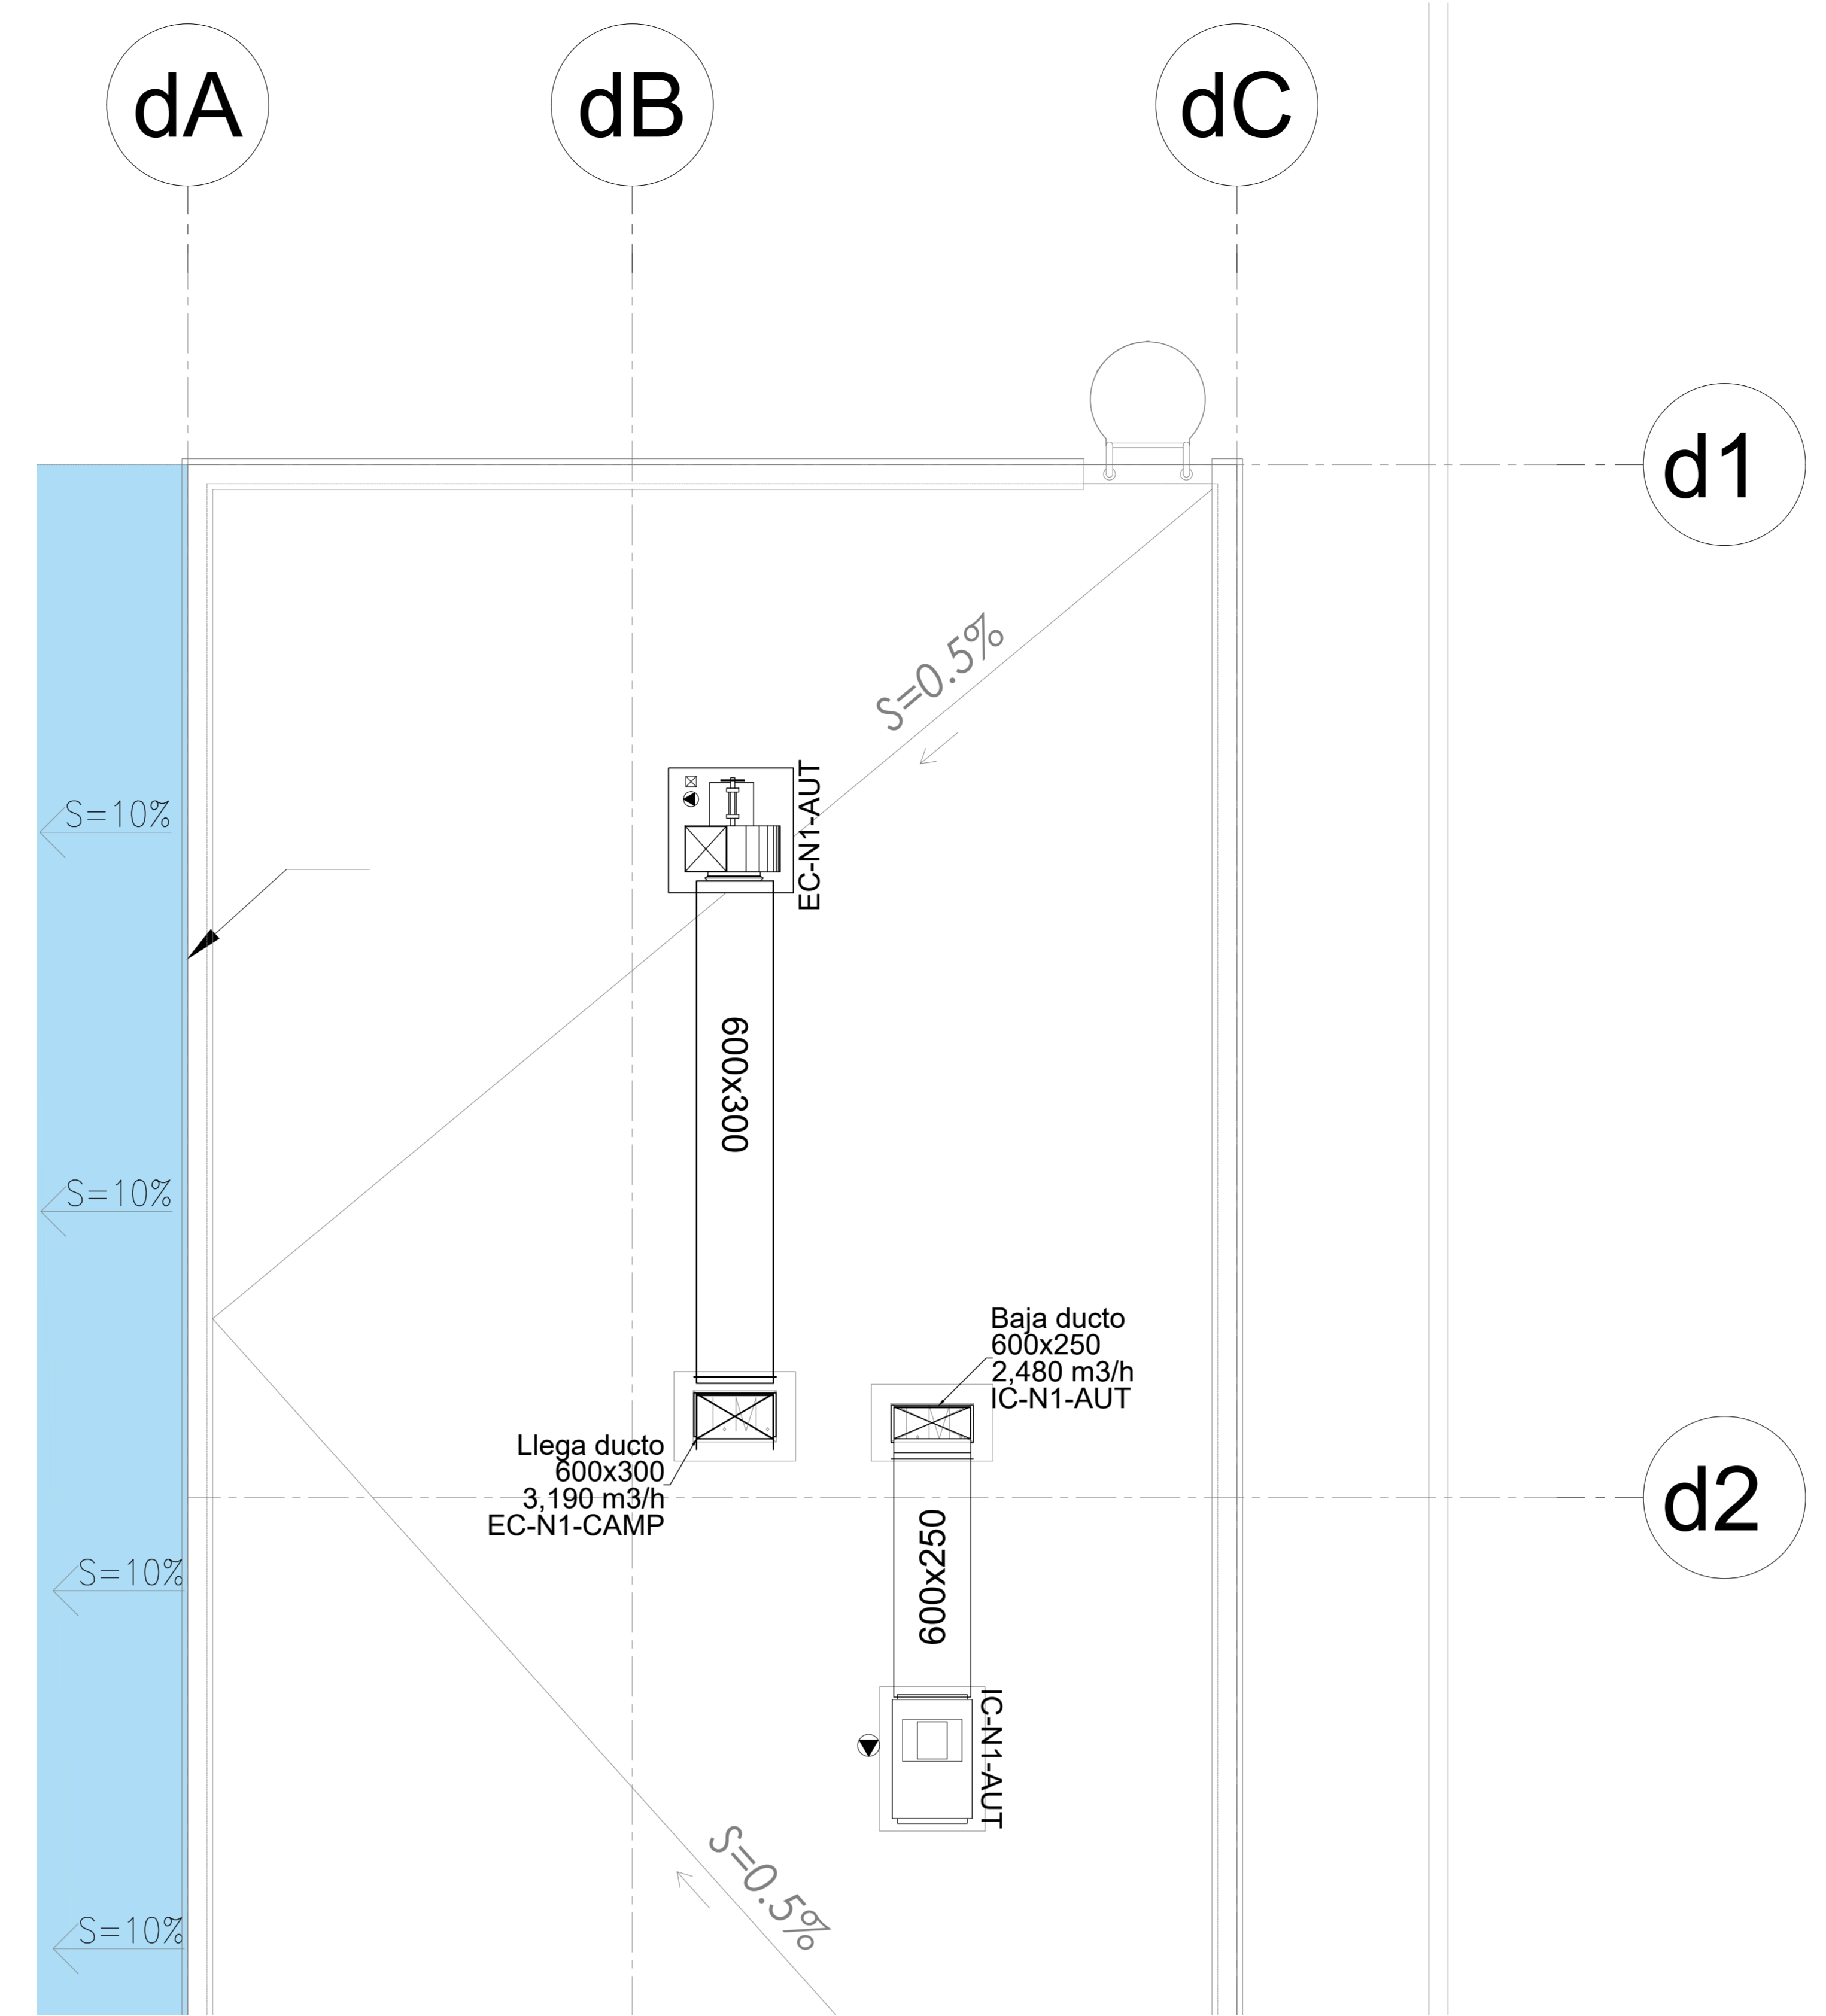

PLANTA TECHO - BLOQUE D  
ESC: 1/50

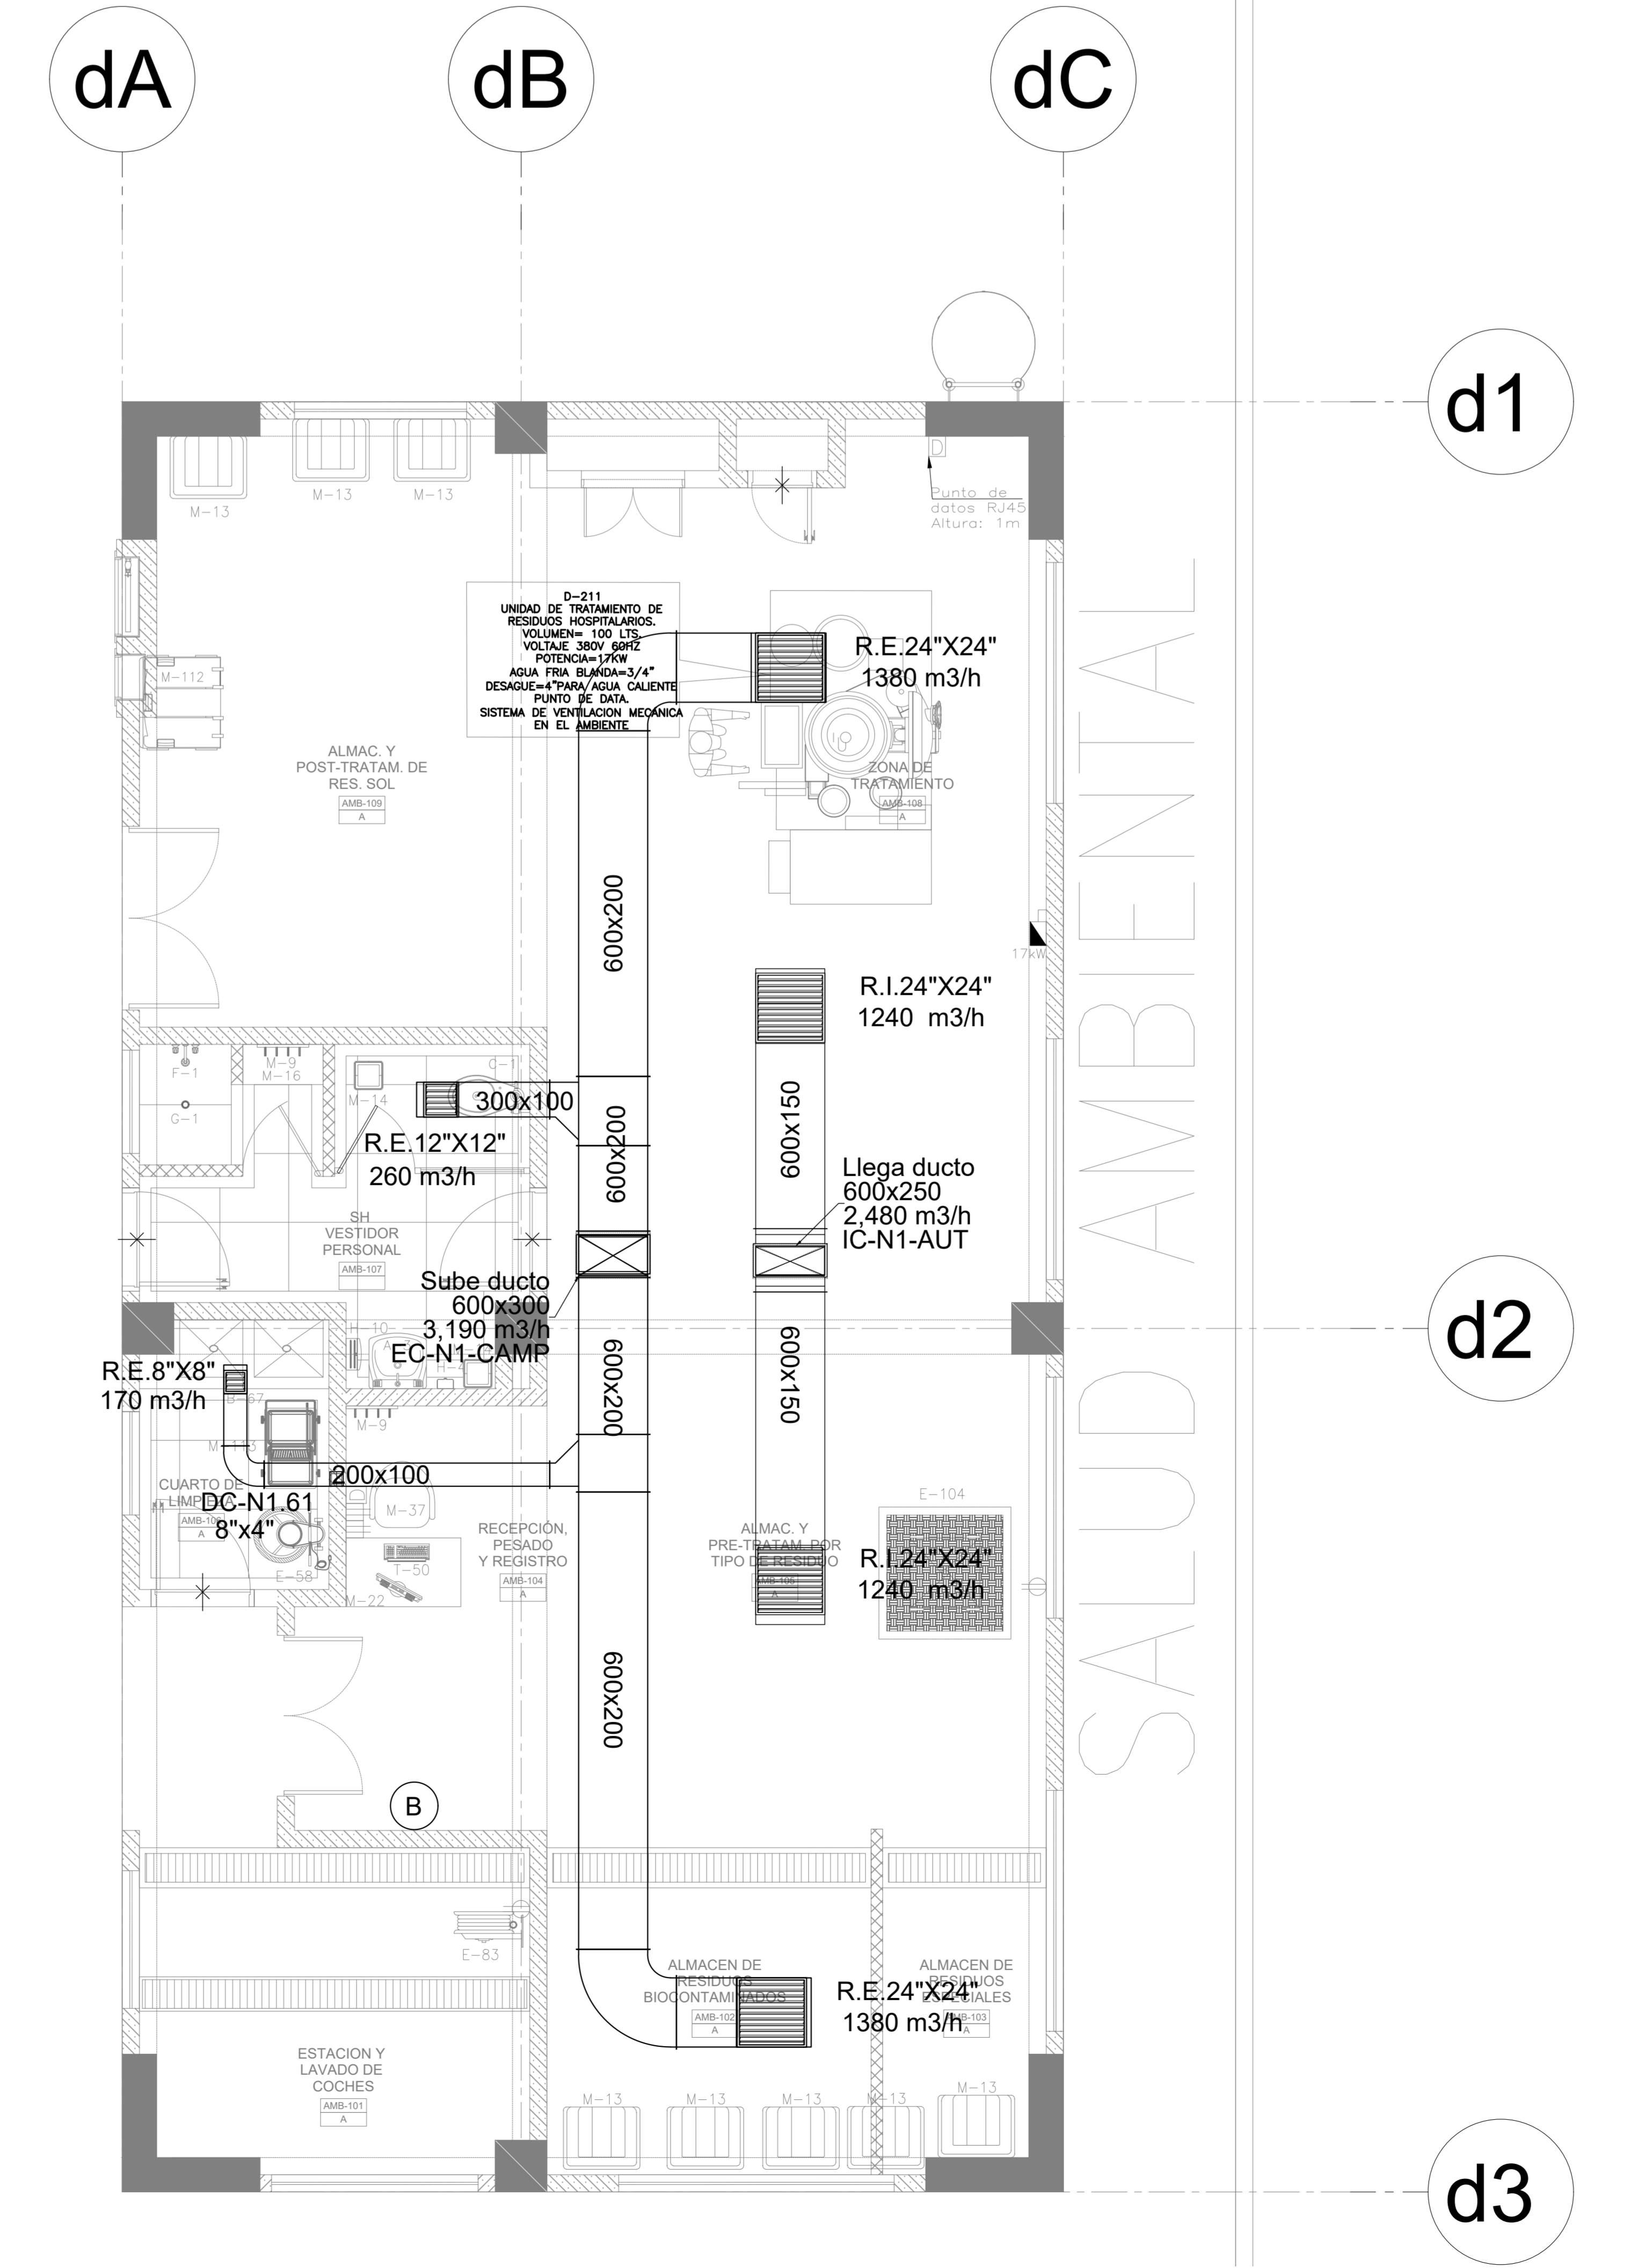

PLANTA PRIMER NIVEL - BLOQUE D  
ESC: 1/50

**LEYENDA**


- (RS) REJILLA DE DESCARGA
- (RFP) REJILLA DE TOMA DE AIRE FRESCO
- (RE) REJILLA DE EXTRACCION
- TERMOSTATO
- BOTONERA
- SENSOR DE PRESSION
- MONITOR DIFERENCIAL DE PRESSION
- PUNTO DE SENSADRE
- SALIDA DE FUERZA
- CAJA DE CONTROL
- DUCTO DE AIRE ACONDICIONADO
- DUCTO DE RETORNO DE AIRE ACONDICIONADO
- DUCTO DE EXTRACCION DE AIRE
- DUCTO DE IMPULSION DE AIRE EXTERIOR
- (RS) REJILLA DE RETORNO
- (RE) REJILLA DE EXTRACCION
- (DIF) DIFUSOR DE CUATRO VIAS
- FAN COIL (FC)
- EVAPORADOR SPLIT DECORATIVO
- UNIDAD EVAPORADORA DE PRECISION
- UNIDAD CONDENSADORA
- VENTILADOR CENTRIFUGO GABINETE (CG)
- EXTRACTOR CENTRIFUGO GABINETE (CG)
- VENTILADOR CENTRIFUGO SIMPLE ENTRADA (CS)
- EXTRACTOR CENTRIFUGO SIMPLE ENTRADA (CS)
- (EA) EXTRACTOR AXIAL
- UNIDAD MANEJADORA DE AIRE (UMA)
- DAMPER DE ALIVIO
- PRECIPITADOR ELECTROSTATICO
- DAMPER DE REGULACION
- CAJA PORTAFILTRO
- DAMPER CORTAFUUGO
- BOMBA CIRCULADORA DE AGUA
- CHILLER ENFRIADO POR AIRE (CA)

FIRMA JEFE DE PROYECTO:

FIRMA DE PROYECTISTA:

FIRMA DE SUPERVISOR:

PLANO CLAVE:

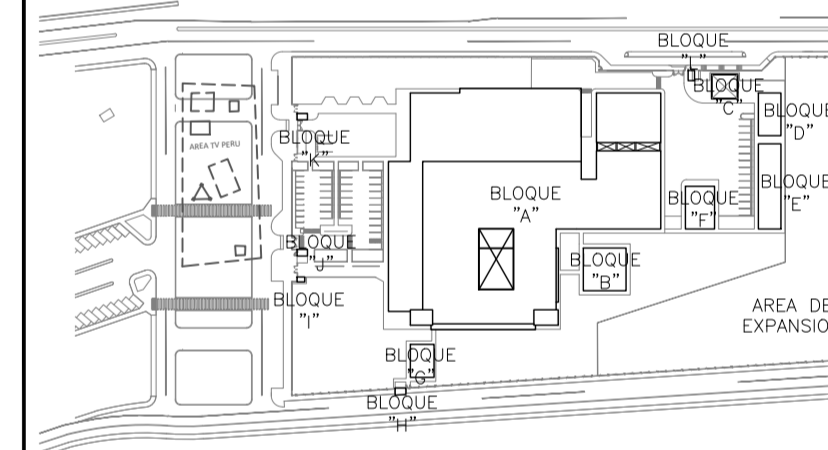

| BLOQUE / NIVEL      | USO / AREA           |
|---------------------|----------------------|
| BLOQUE A / 1ER PISO | ALMACEN DE BIENESTAR |
| BLOQUE A / 2ER PISO | ALMACEN DE BIENESTAR |
| BLOQUE A / 3ER PISO | ALMACEN DE BIENESTAR |
| BLOQUE B            | ALMACEN              |
| BLOQUE C            | ALMACEN              |
| BLOQUE D            | ALMACEN              |
| BLOQUE E            | ALMACEN              |
| BLOQUE F            | ALMACEN              |
| BLOQUE G            | ALMACEN              |
| BLOQUE H            | ALMACEN              |
| BLOQUE I            | ALMACEN              |
| BLOQUE J            | ALMACEN              |
| BLOQUE K            | ALMACEN              |
| BLOQUE L            | ALMACEN              |

PROYECTO:  
ELABORACION DEL EXPEDIENTE TECNICO, EQUIPAMIENTO Y CONTINGENCIA DEL PROYECTO "RECONSTRUCCION DEL HOSPITAL SAUL GARRIDO ROSILLO II-1, DISTRITO DE TUMBES, PROVINCIA DE TUMBES, DEPARTAMENTO DE TUMBES"

UBICACION:  
Distrito: TUMBES Provincia: TUMBES Departamento: TUMBES

ESPECIALIDAD:  
INSTALACIONES MECANICAS

PLANO:  
SISTEMA DE CLIMATIZACION PRIMER NIVEL Y TECHO - BLOQUE B Y D


ELABORADO POR:  
CONSORCIO CONSULTOR SAUL GARRIDO RUC 20607756538

PROFESIONAL RESPONSABLE:  
ING. NESTOR ENRIQUE RUJZ RUIZ CIP 20666


CAD: ARCHIVO

FECHA: ABRIL 2022 ESCALA: 1:50


LAMINA:

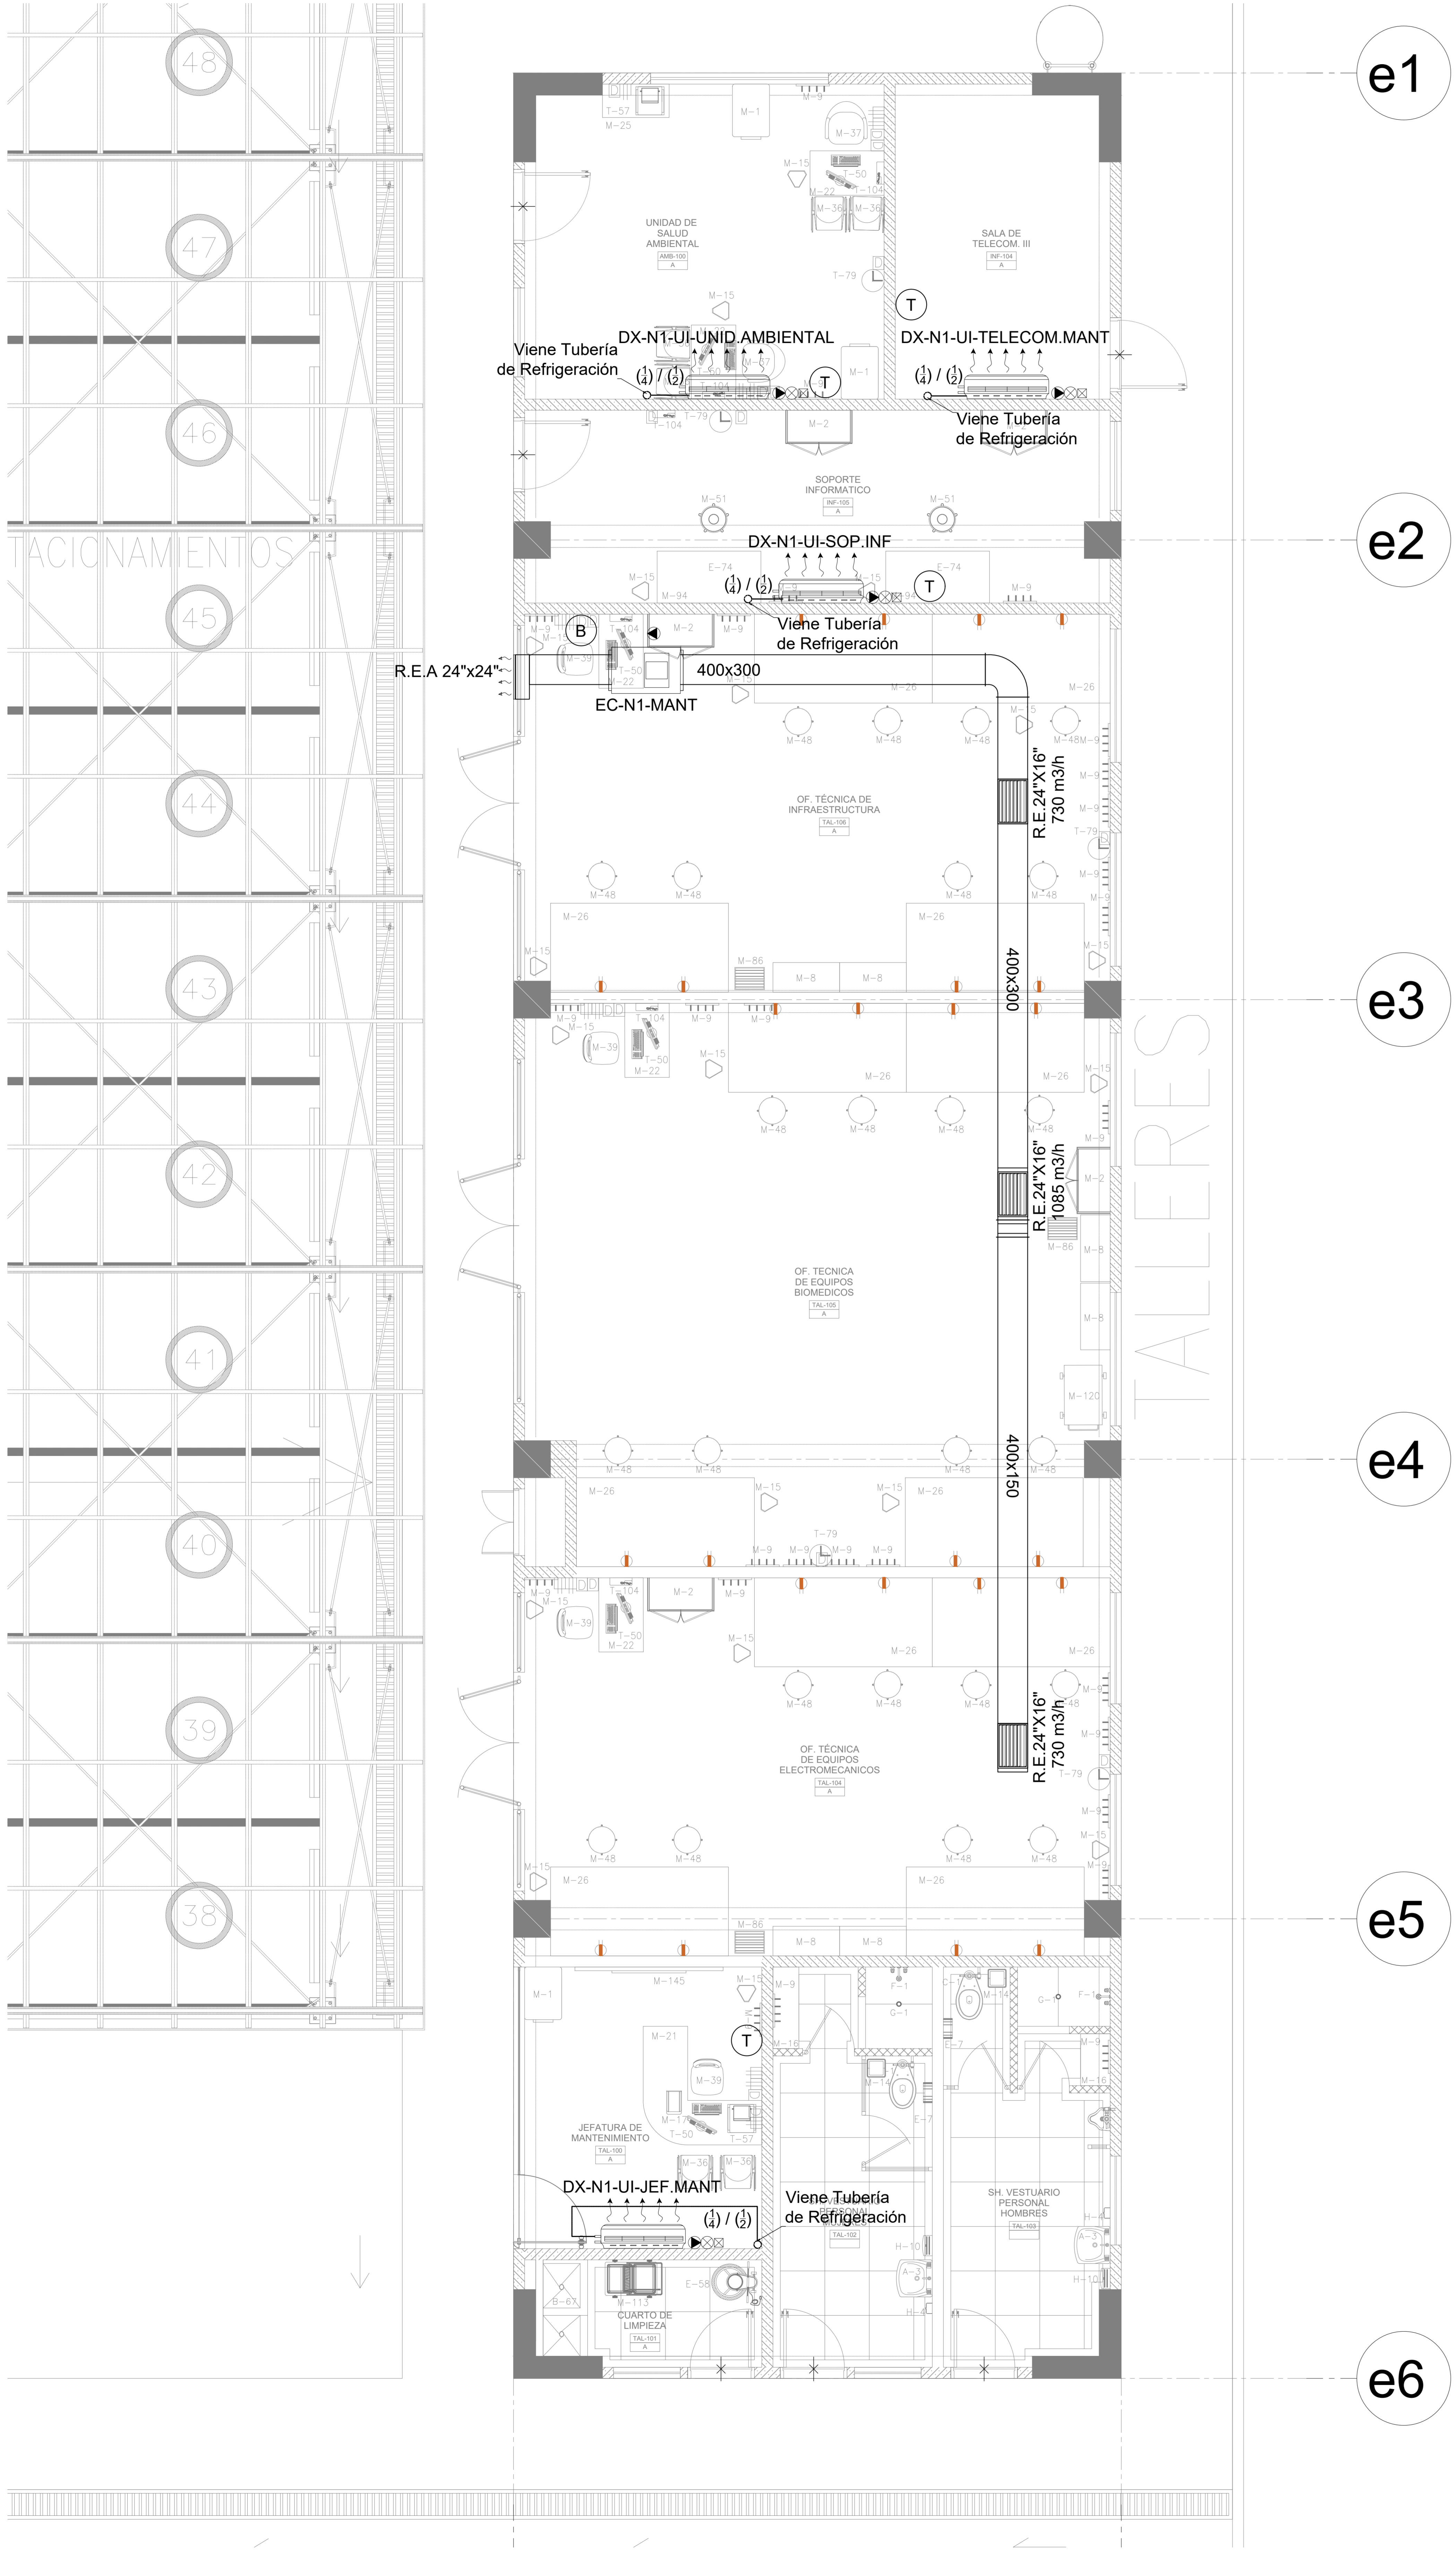

PLANTA PRIMER NIVEL - BLOQUE E  
ESC: 1/50

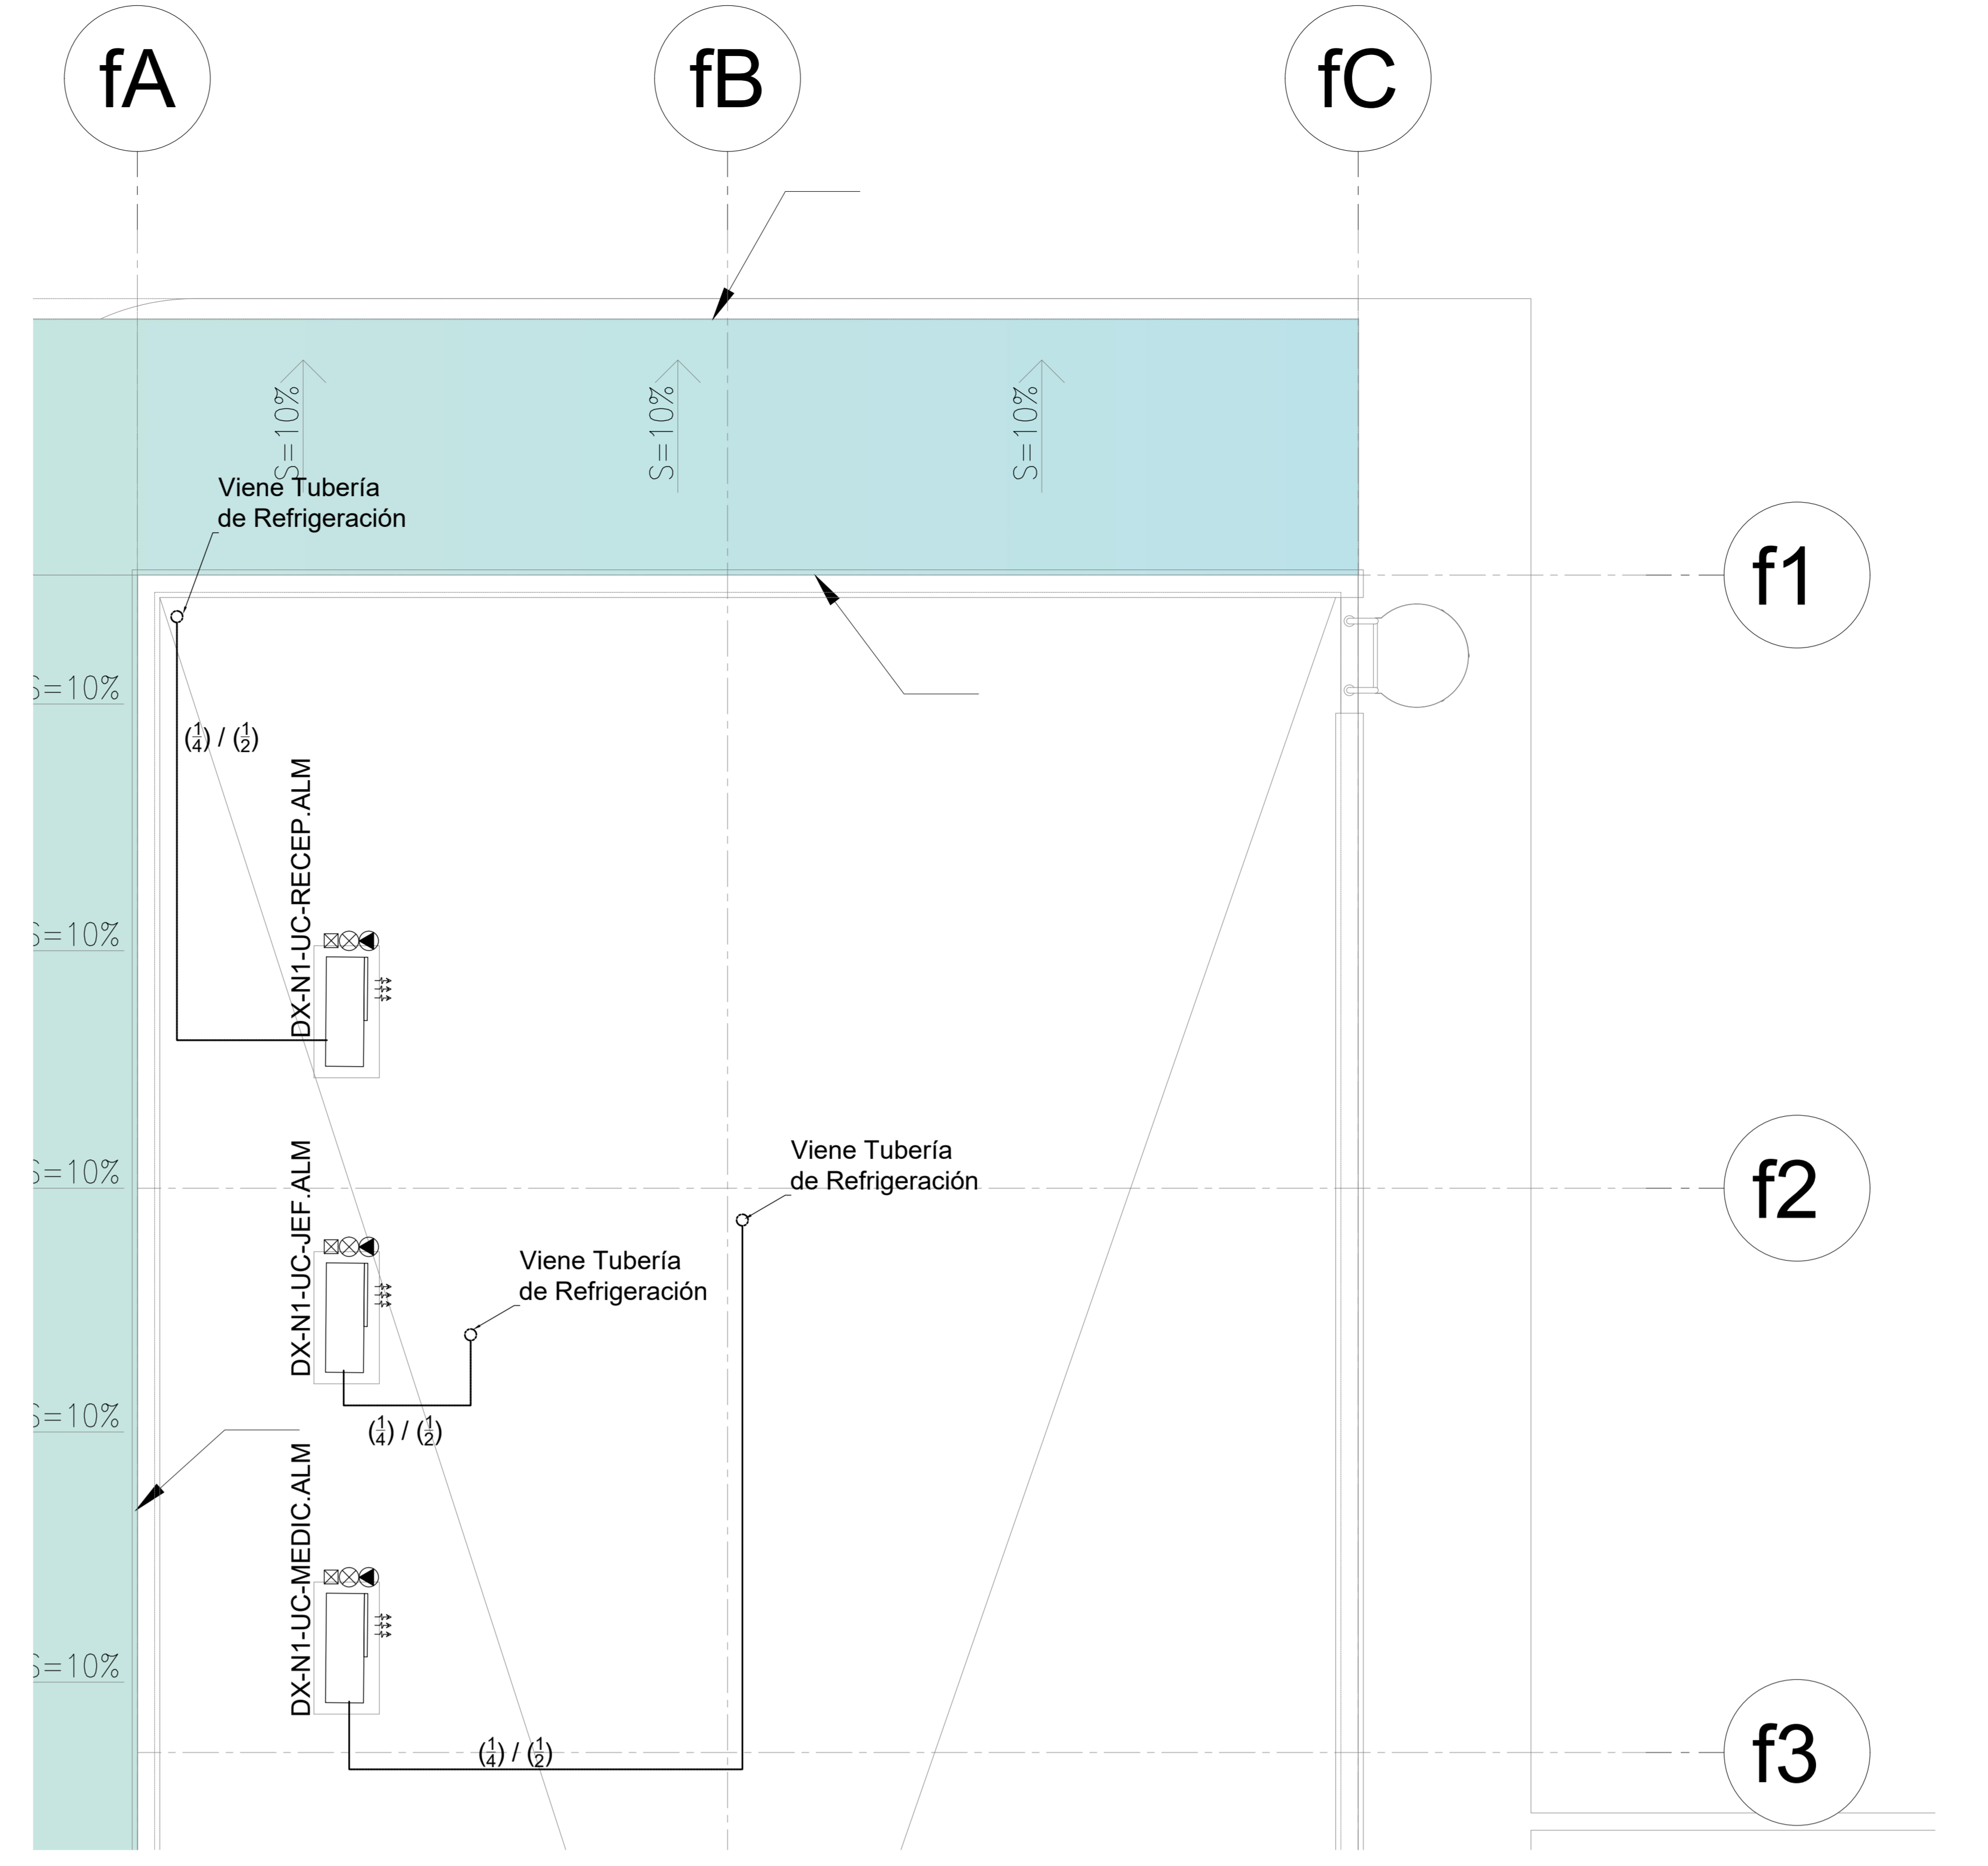


PLANTA TECHO - BLOQUE F  
ESC: 1/50

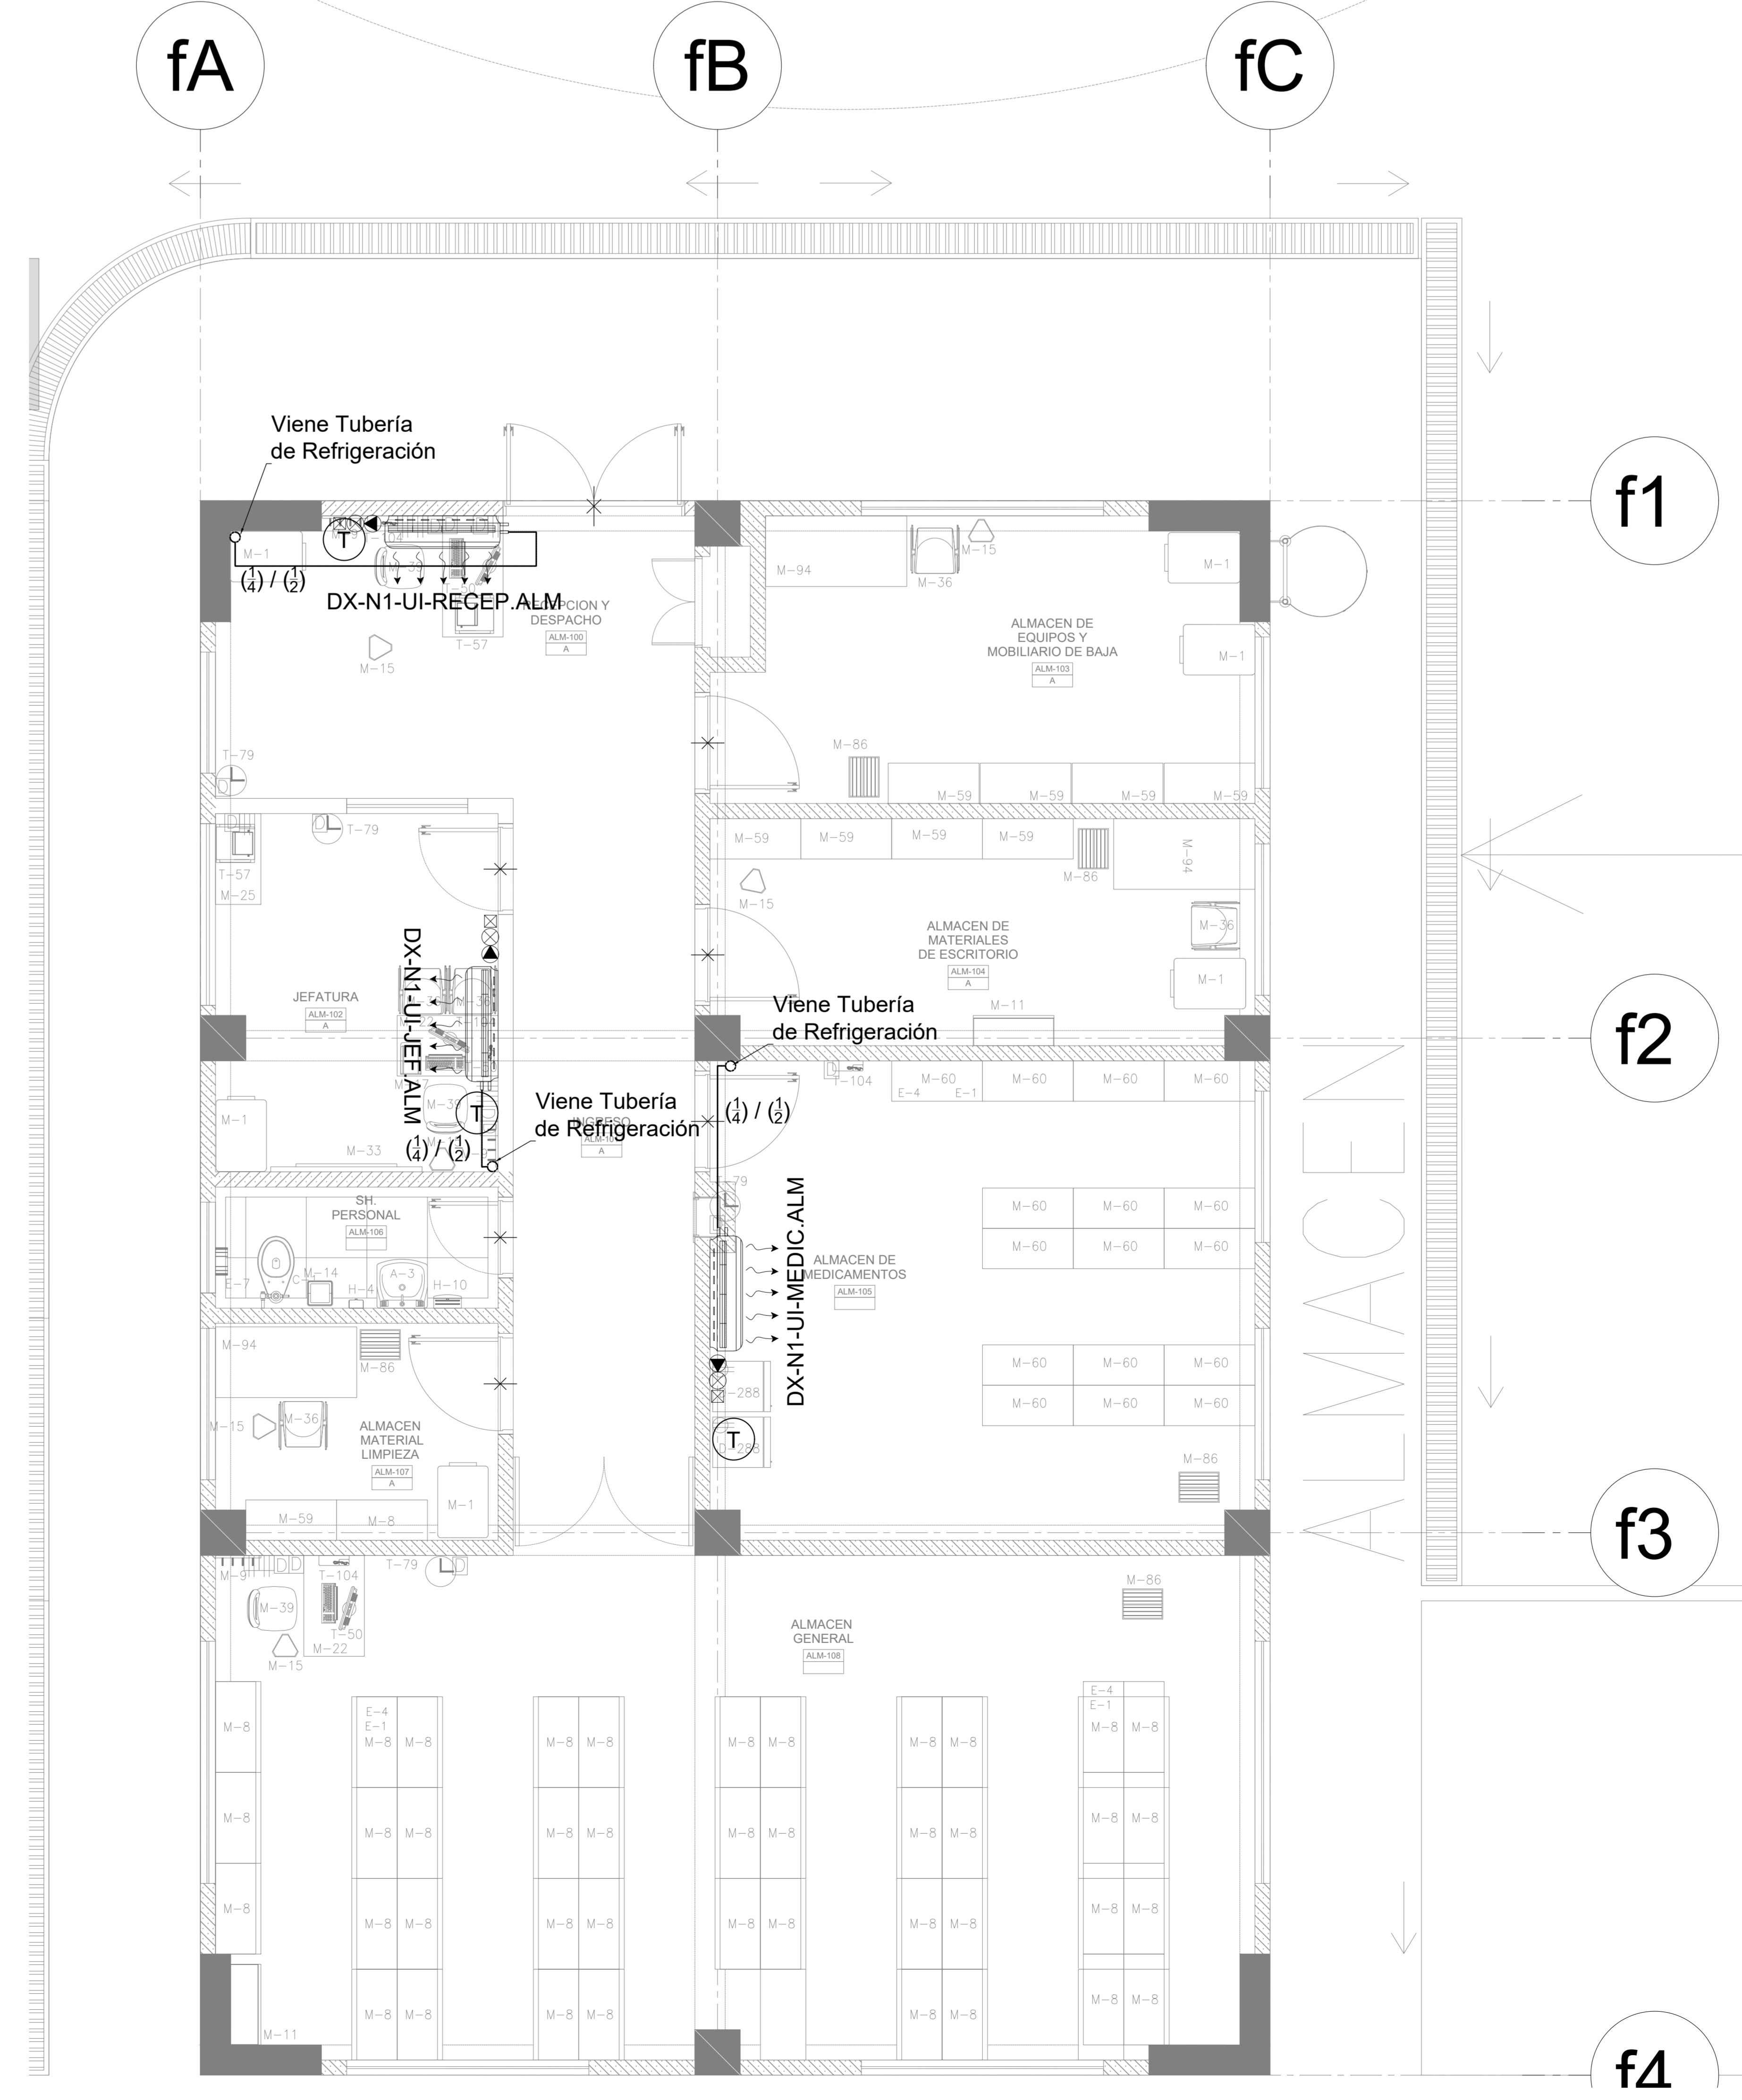

PLANTA PRIMER NIVEL - BLOQUE F  
ESC: 1/50

**LEYENDA**

- (B) REJILLA DE BDESCABA
- (BAP) REJILLA DE TOMA DE AIRE FRESCO
- (RE) REJILLA DE EXTRACCION
- TERMOSTATO
- BOTONERA
- SENSOR DE PRESSION
- MONITOR DIFERENCIAL DE PRESSION
- PUNTO DE SENSADRE
- SALIDA DE FUERZA
- CAJA DE CONTROL
- DUCTO DE AIRE ACONDICIONADO
- DUCTO DE RETORNO DE AIRE ACONDICIONADO
- DUCTO DE EXTRACCION DE AIRE
- DUCTO DE IMPULSION DE AIRE EXTERIOR
- (R) REJILLA DE RETORNO
- (RE) REJILLA DE EXTRACCION
- (DIP) DIFUSOR DE CUATRO VIAS
- FAN COIL (FC)
- EVAPORADOR SPLIT DECORATIVO
- UNIDAD EVAPORADORA DE PRECISION
- UNIDAD CONDENSADORA
- VENTILADOR CENTRIFUGO GABINETE (CG)
- EXTRACTOR CENTRIFUGO GABINETE (CG)
- VENTILADOR CENTRIFUGO SIMPLE ENTRADA (CS)
- EXTRACTOR CENTRIFUGO SIMPLE ENTRADA (CS)
- (EA) EXTRACTOR AXIAL
- UNIDAD MANEJADORA DE AIRE (UMA)
- DAMPER DE ALIVIO
- PRECIPITADOR ELECTROSTATICO
- DAMPER DE REGULACION
- CAJA PORTAFILTRO
- DAMPER CORTAFUEGO
- BOMBA CIRCULADORA DE AGUA
- CHILLER ENFRIADO POR AIRE (CA)

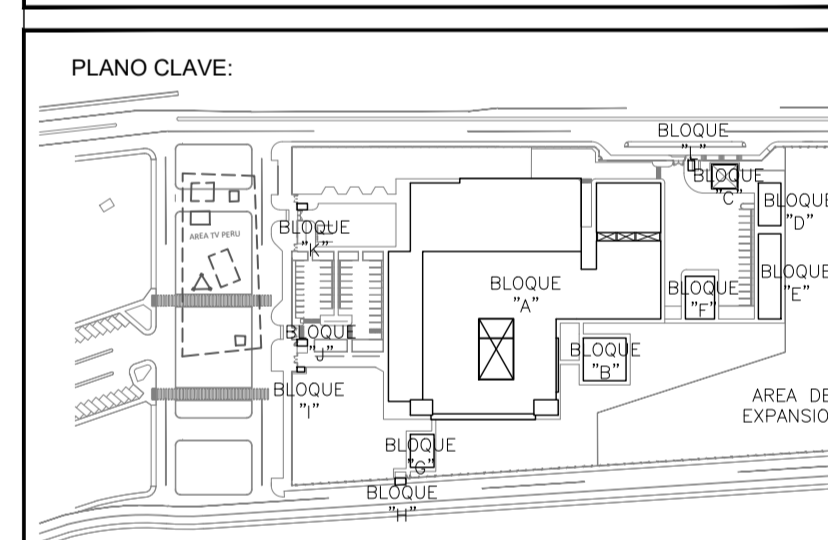

|                          |   |
|--------------------------|---|
| PROYECTO:                | ELABORACION DEL EXPEDIENTE TECNICO, EQUIPAMIENTO Y CONTINGENCIA DEL PROYECTO 'RECONSTRUCCION DEL HOSPITAL SAUL GARRIDO ROSILLO II-1, DISTRITO DE TUMBES, PROVINCIA DE TUMBES, DEPARTAMENTO DE TUMBES' |
| UBICACION:               | Dpto: TUMBES Provincia: TUMBES Departamento: TUMBES   |
| ESPECIALIDAD:            | INSTALACIONES MECANICAS   |
| PLANO:                   | SISTEMA DE CLIMATIZACION PRIMER NIVEL Y TECHO - BLOQUE E Y F  |
| ELABORADO POR:           | CONSORCIO CONSULTOR SAUL GARRIDO RUC 20607756538  |
| PROFESIONAL RESPONSABLE: | ING. NESTOR ENRIQUE RUIZ RUIZ CIP 20666   |
| CAD:                     | JUBER ARCHIVO   |
| FECHA:                   | ABRIL 2022 ESCALA: 1:50   |
| LAMA:                    |   |

